


比例尺  
环境  
物理  
景观  
信息  
结构  
排水

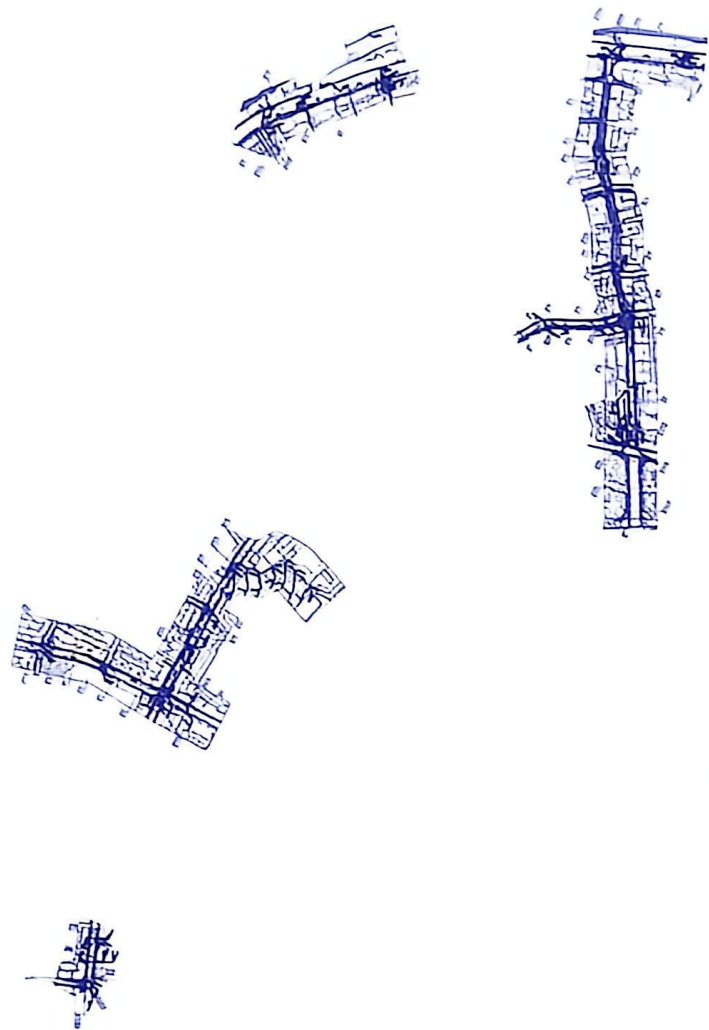

重庆市江津区规划和自然资源局  
 此图为建设工程规划许可证附图  
 图号：建字第500116号2600004号  
 500116-26-00004-01  
 2026.5.9

校核	贺淑俊	校核	惠灵灵	阶段	方案设计
设计负责人	惠灵灵	设计	何涛	专业	排水
专业负责人	何涛	制图		比例	1:2000
				日期	2026.01.06



上海市市政工程设计研究总院(集团)有限公司  
 SHANGHAI MUNICIPAL ENGINEERING DESIGN



项目编号	PROJECT NO.	江津区九江街道四牌坊等7个片区雨水管网改造工程
子项目名称	SUBJECT	江津区九江街道四牌坊等7个片区雨水管网改造工程
图号	DRAWING NO.	DP010-01-00
修正号	REV. NO.	

排水管线总平面图